

- LEGENDA:
- 1 SCALO DI ALAGGIO
  - 2 FARO VERDE DI SEGNALEMENTO
  - 3 FARO ROSSO DI SEGNALEMENTO
  - 4 RINNESAGGIO IMBARCAZIONI
  - 5 PONTILI GALLEGGIANTI
  - 6 ATTRACCO ALISCALI
  - 7 PASSERELLA METALLICA
  - 8 CINICOLO DI SERVIZIO

- IMPIANTI TECNICI:
- IMPIANTO IDRICO ACQUA POTABILE
  - IMPIANTO IDRICO ANTINCENDIO E LAVAGGIO IMBARCAZIONI
  - IMPIANTO ELETTRICO ED ILLUMINAZIONE
  - CONDOTTA DI ACQUA ACQUEDOTTO COMUNALE
  - COLONNINE DI EROGAZIONE IN POLIESTERE
  - PALI DI ILLUMINAZIONE
  - IMPIANTO ANTINCENDIO CON MANICETTA DI 50 m
  - IMPIANTO LAVAGGIO CABINE E TRATTAMENTO ACQUE DI SCARICO
  - ESTINTORE CARRELLABILE A POLVERE DA 50 kg
  - RESERVA IDRICA ANTINCENDIO
  - RESERVA IDRICA ACQUA POTABILE
  - CABINA QUADRI ELETTRICI
  - IDRANTE ACQUE DI LAVAGGIO
  - PROZETTO ALLOGGIAMENTO POMPE DI MANDATA

- 1- TOTALE POSTI BARCA PESCHERECCI: N° 14
- 1- TOTALE POSTI BARCA DA DIPIERTO: N° 53

REGIONE SICILIANA

ISOLA DI SALINA  
(MESSINA)

COMUNE DI MALFA ANA

Assessorato del Territorio e dell'Ambiente  
DIRETTORE REGIONALE  
DIRETTORE PROVINCIALE  
DIRETTORE COMUNALE  
DIRETTORE DISTrettuale  
DIRETTORE REGIONALE  
DIRETTORE PROVINCIALE  
DIRETTORE COMUNALE  
DIRETTORE DISTrettuale

PROGETTO DEFINITIVO


ALL. 4.6 PL. ANIMETRIA IMPIANTI

PROGETTO REDATTO IN DATA 11.09.1996  
APPROVATO IN LINEA TECNICA  
DAL C.T.A.R. CON VOTO N. 1886  
RESO NELLA SEDUTA DEL 21.11.1996



28 MAR 2003  
M.B. 2001

IL PROGETTISTA  
Ing. Francesco Giovinetti

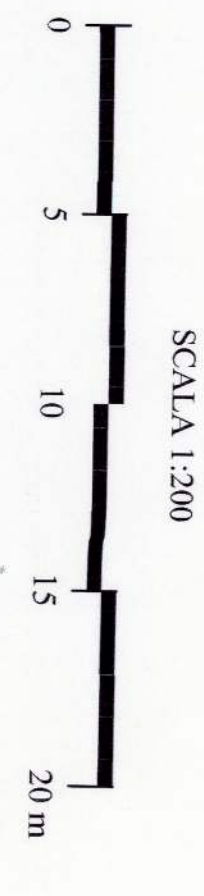

SCALA 1:200